




03 CORTE LONGITUDINAL
esc.: 1/25

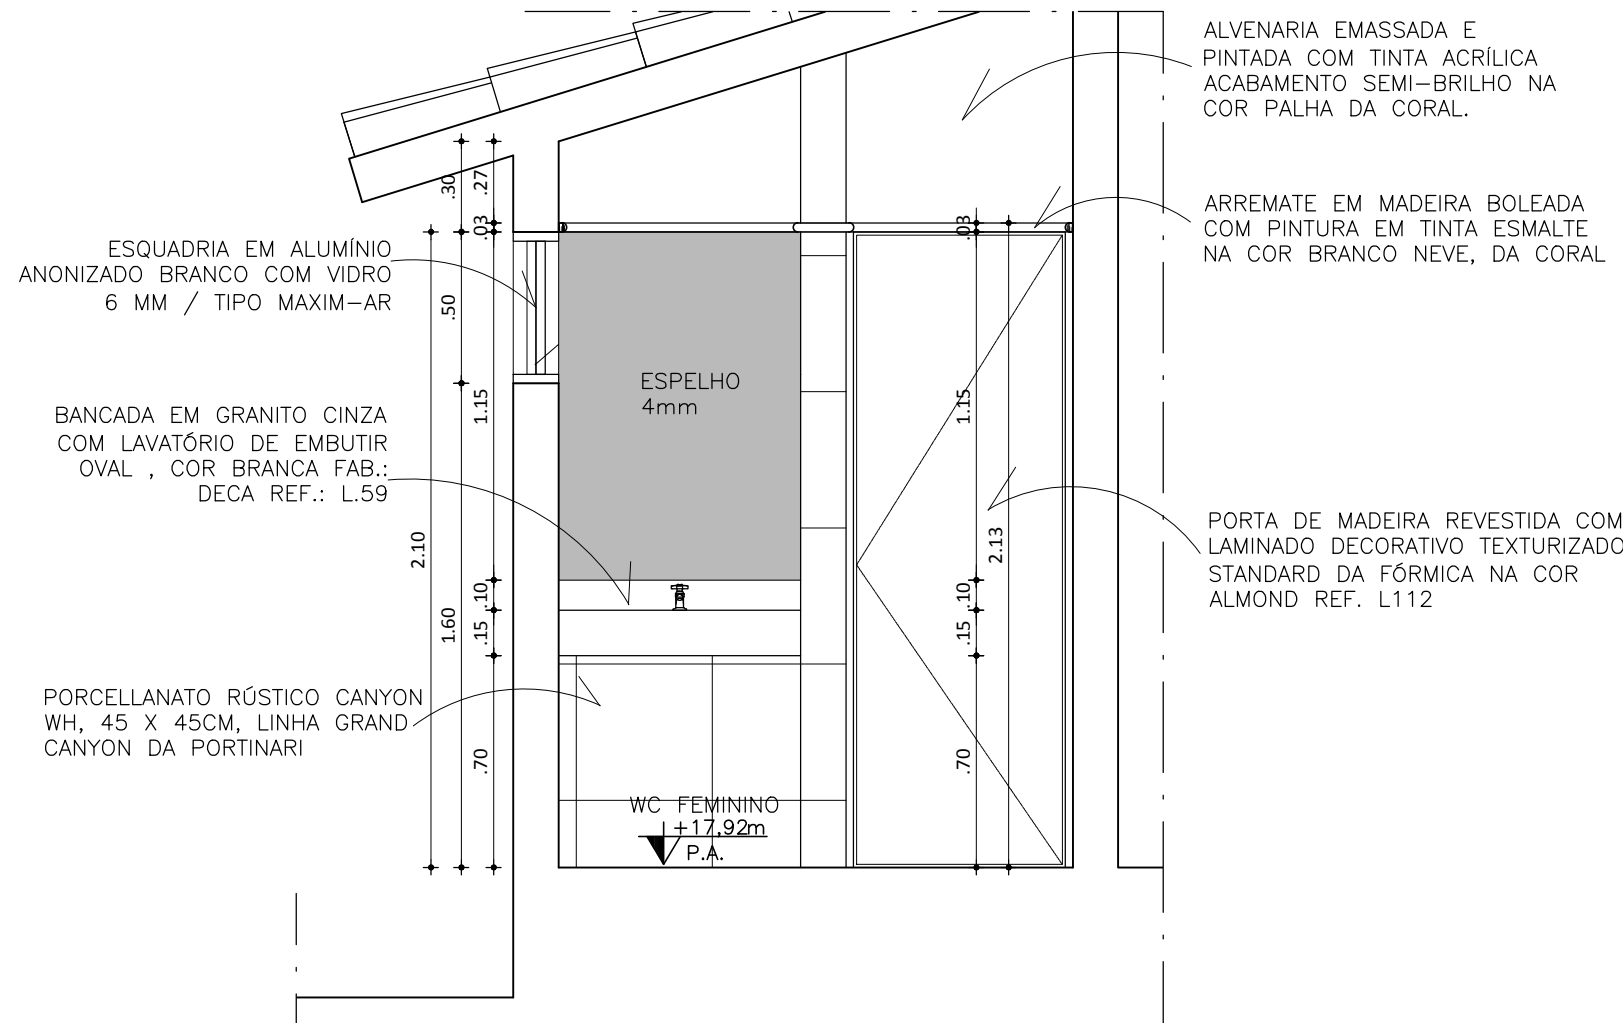

02 CORTE TRANSVERSAL 02
esc.: 1/25

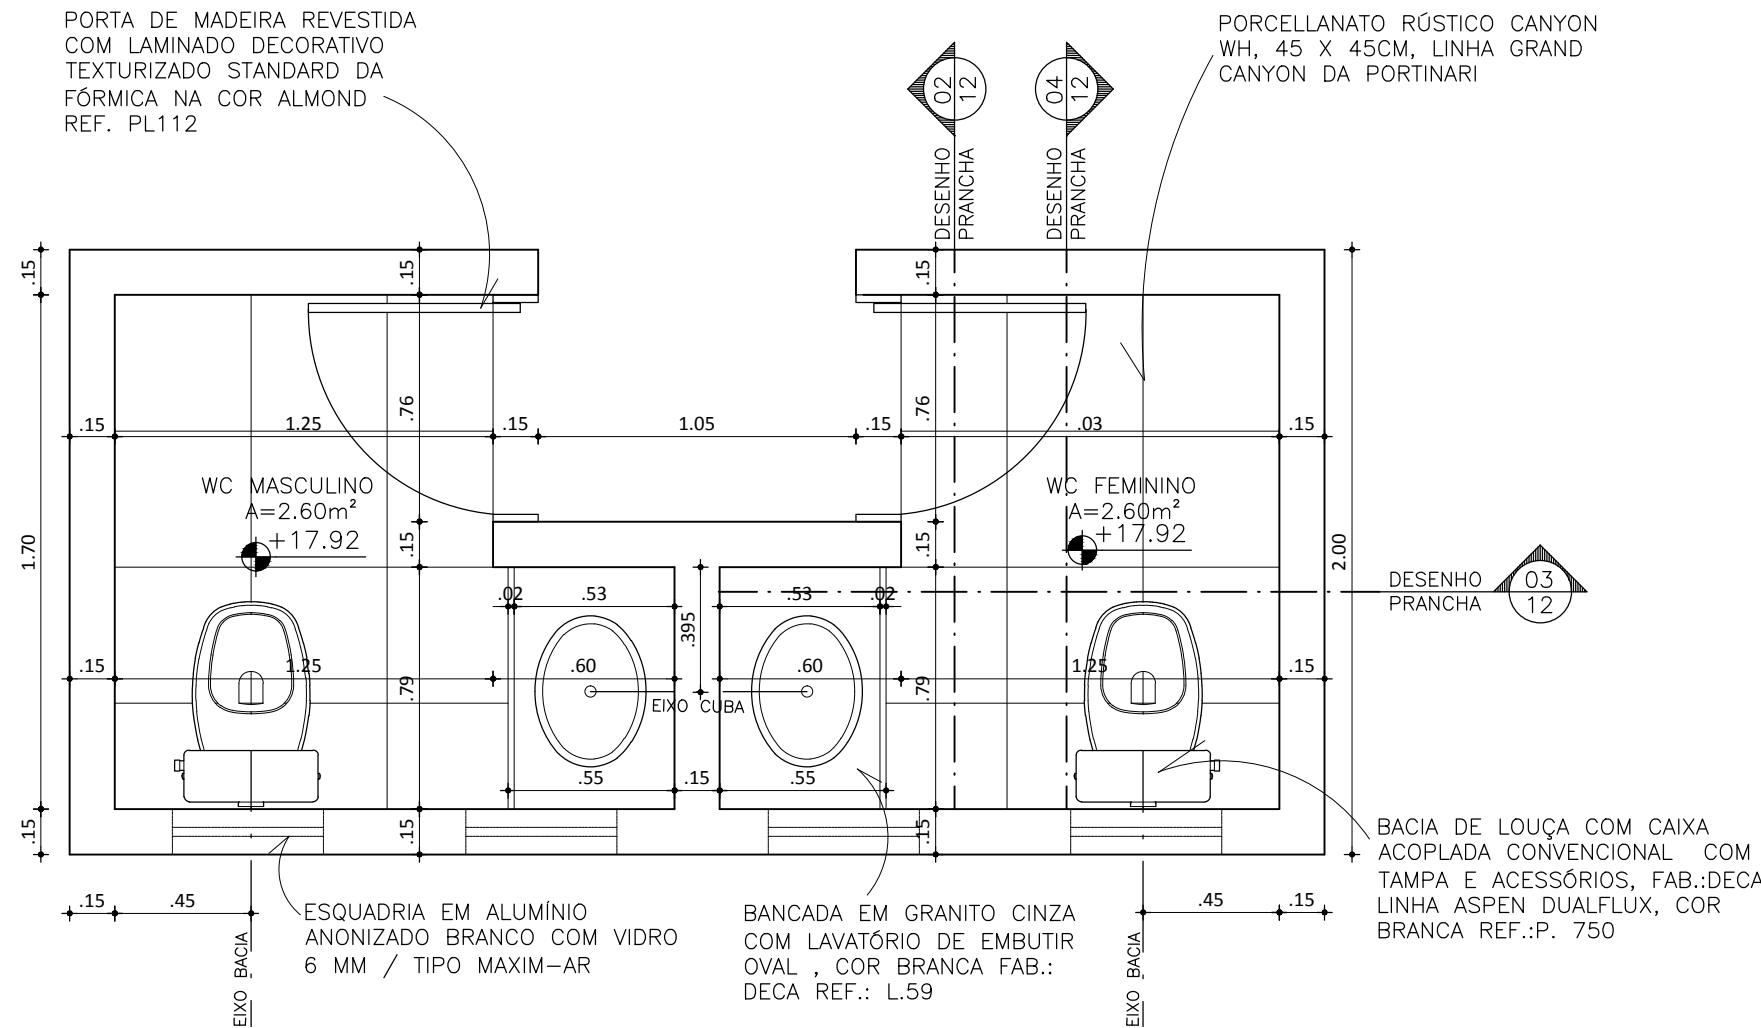

01 PLANTA BAIXA BANHEIRO RECEPÇÃO
esc.: 1/25

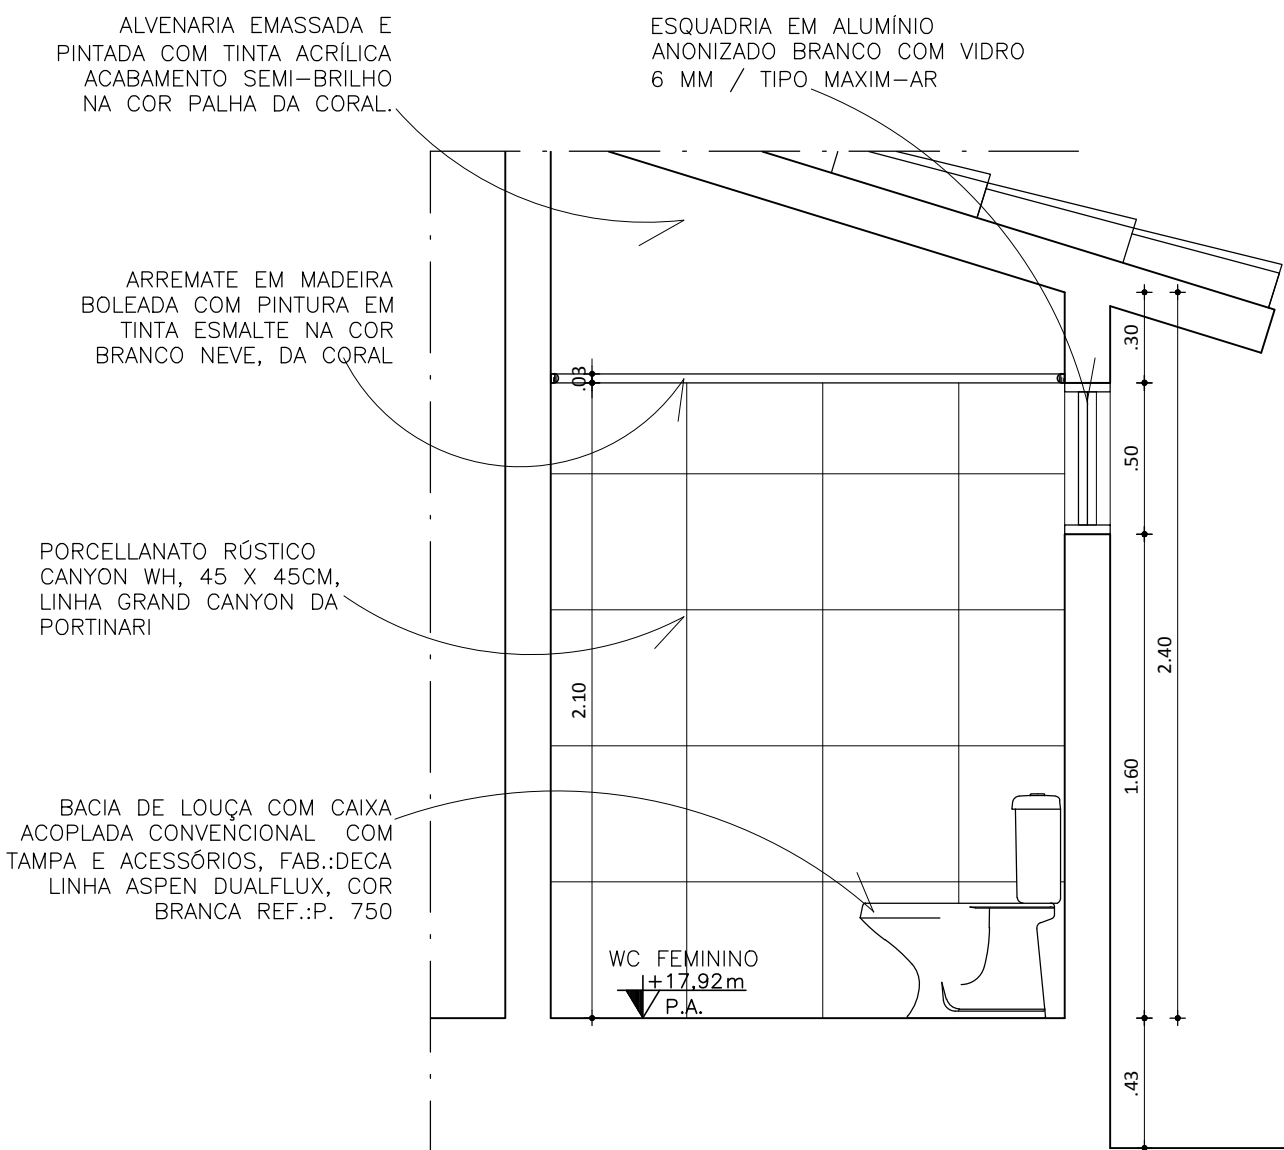

04 CORTE TRANSVERSAL 01
esc.: 1/25


– IMAGIC! / ASTECH ASSESSORIA TÉCNICA DE PROJETOS LTDA.
– R. BARBOSA DE FREITAS, 1920, FORTALEZA – CE
– TEL./FAX: 55–85–3261.2289
– IMAGIC–CE@IMAGICBRASIL.COM.BR

SEUMA ISS–C

CREA ISS–P

Legenda:

Mapa chave:

Revisão n°	Descrição	Data	Projetista	Aprovação
<div><div><div><div>Prefeitura de</div><div>Fortaleza</div></div></div><div>SEINF - SECRETARIA MUNICIPAL DE INFRAESTRUTURA</div></div>				
Unidade/Órgão:	PREURBIS / SEINF			Data: 30/05/2014
Nome do projeto:	CRECHE OLIVÂNDIA I			Escala: 1/25
Título da folha:	DETALHAMENTO DE WCS			Folha: 12/14
Responsável técnico:	VÂNIA MARIA SOUSA MARCELO CÁDUCO Nº 106914-4			Coord. elab. de projetos: MANUELA NOGUEIRA
Arquivo:	PR-12_CEL.OLIVANDIA I_DETALHE WC 02			